



PLANTA BAIXA
1º PAVIMENTO

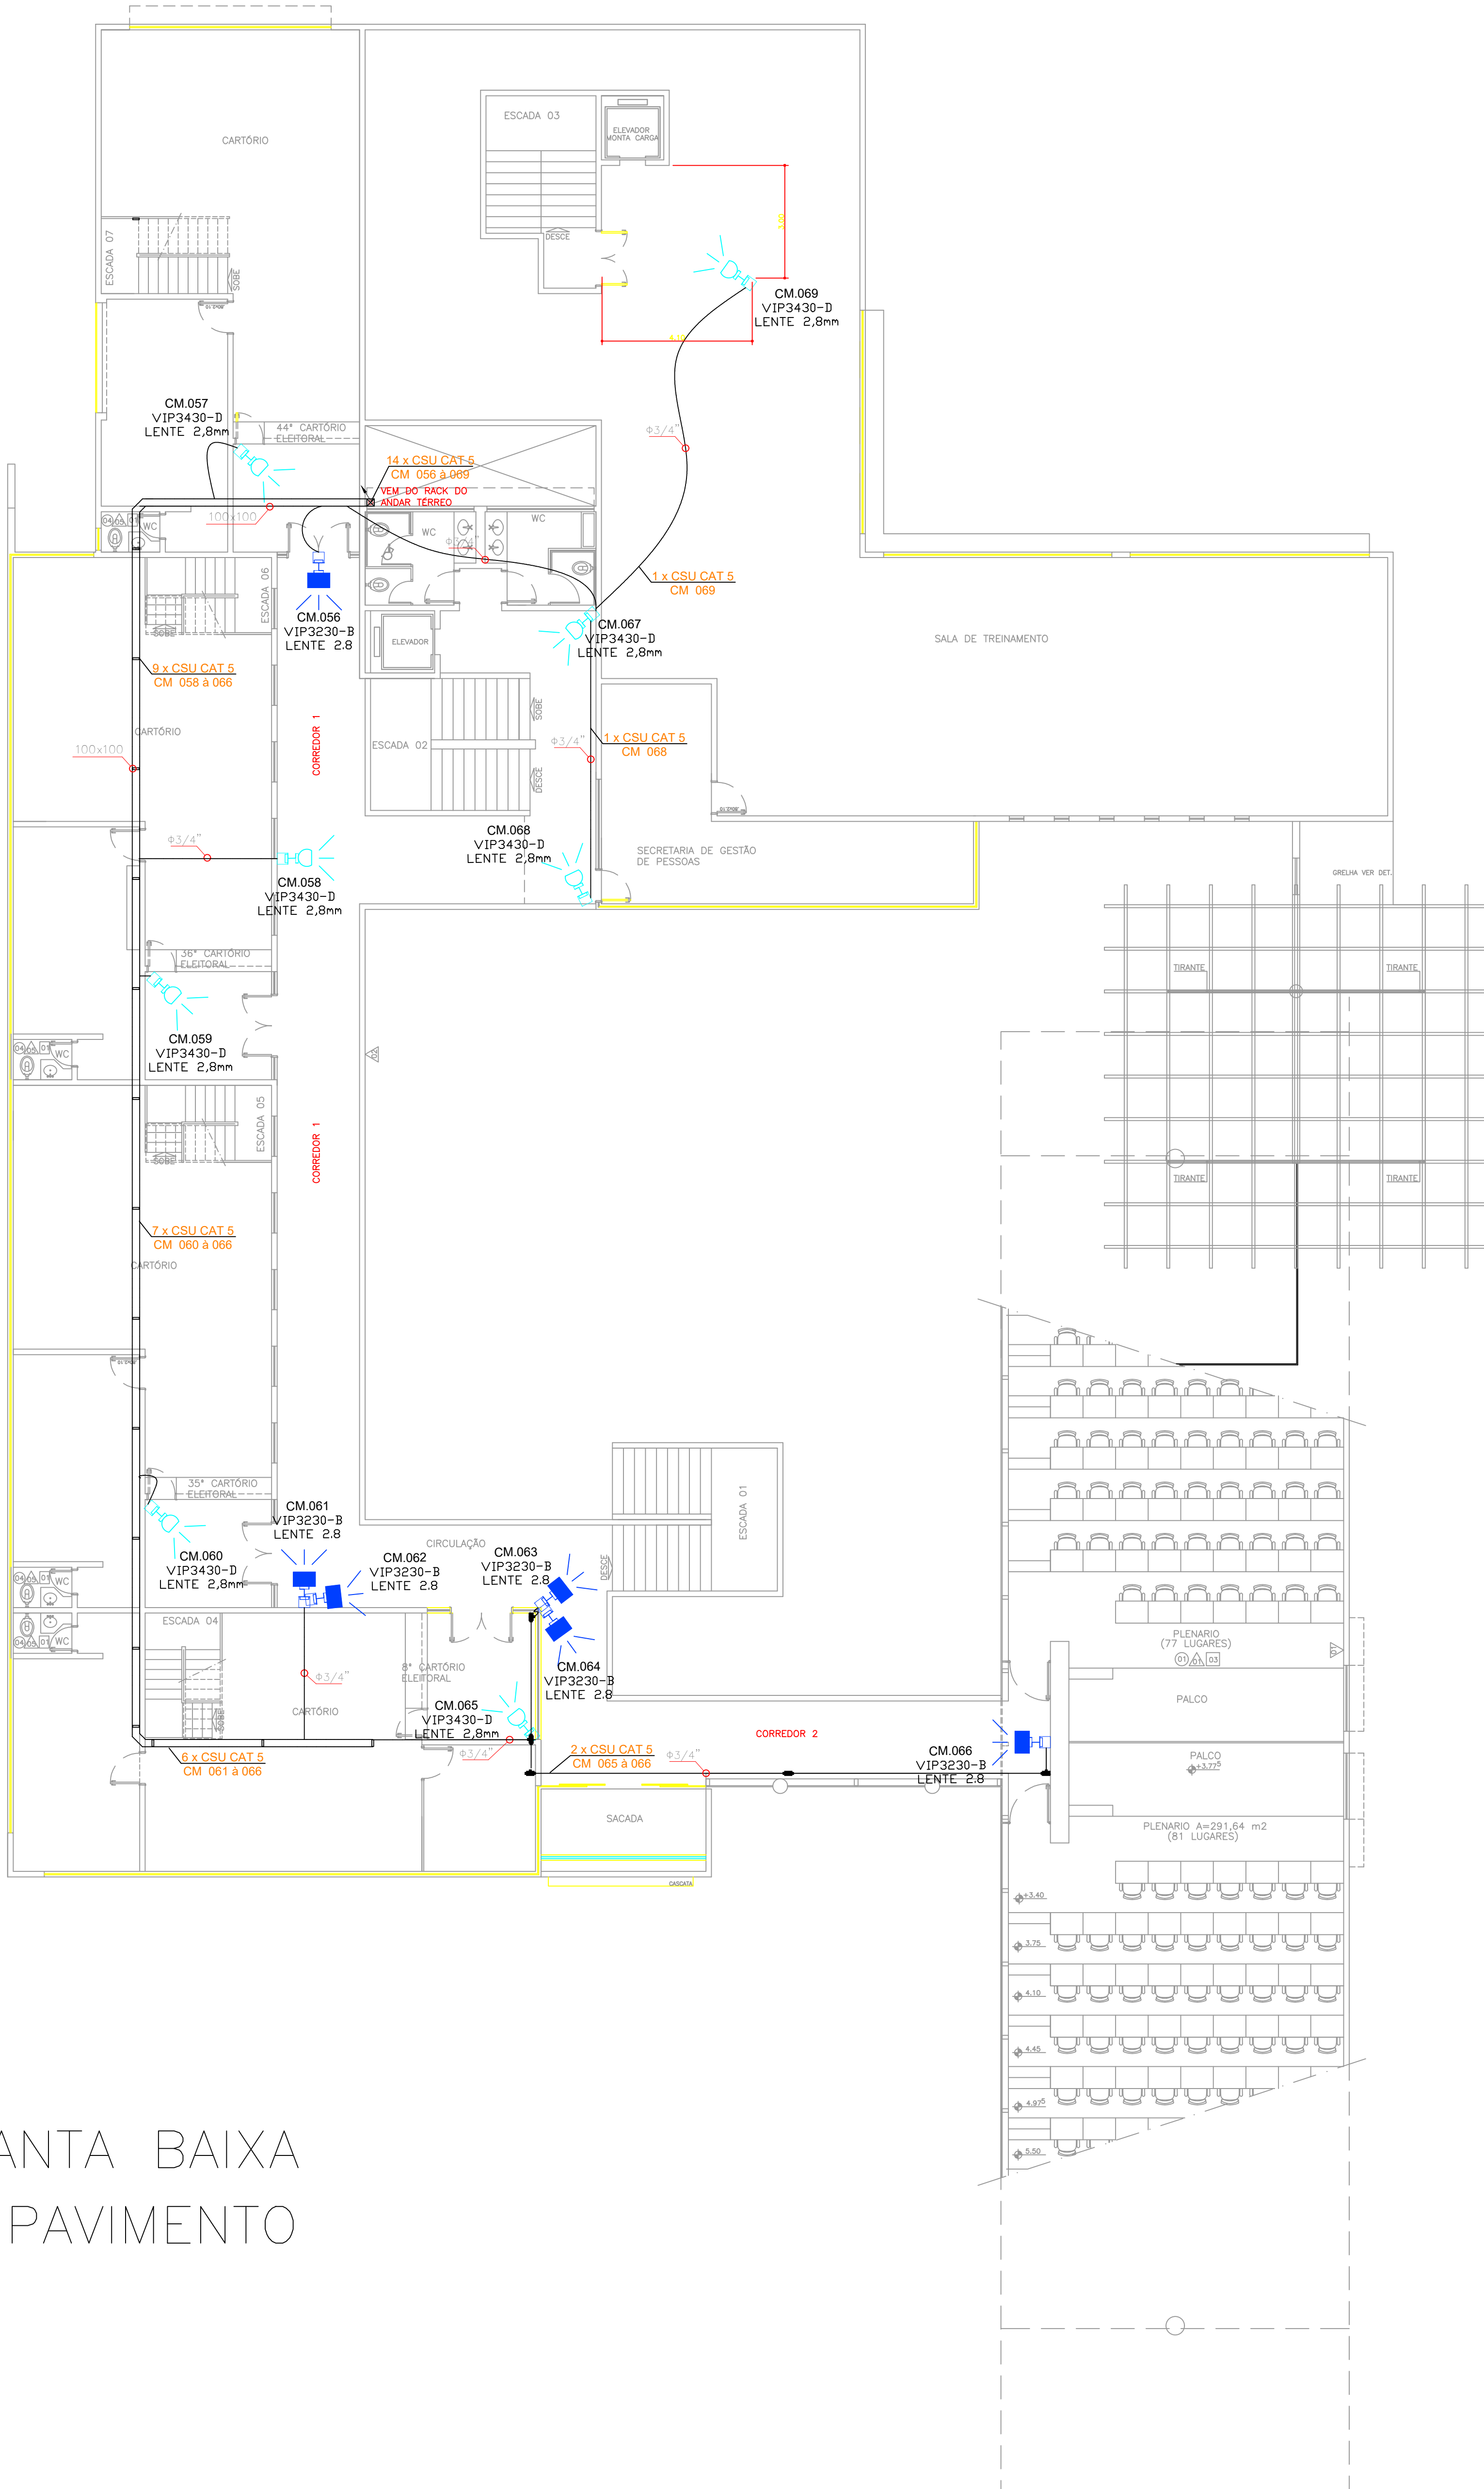

PLANTA BAIXA
2º PAVIMENTO

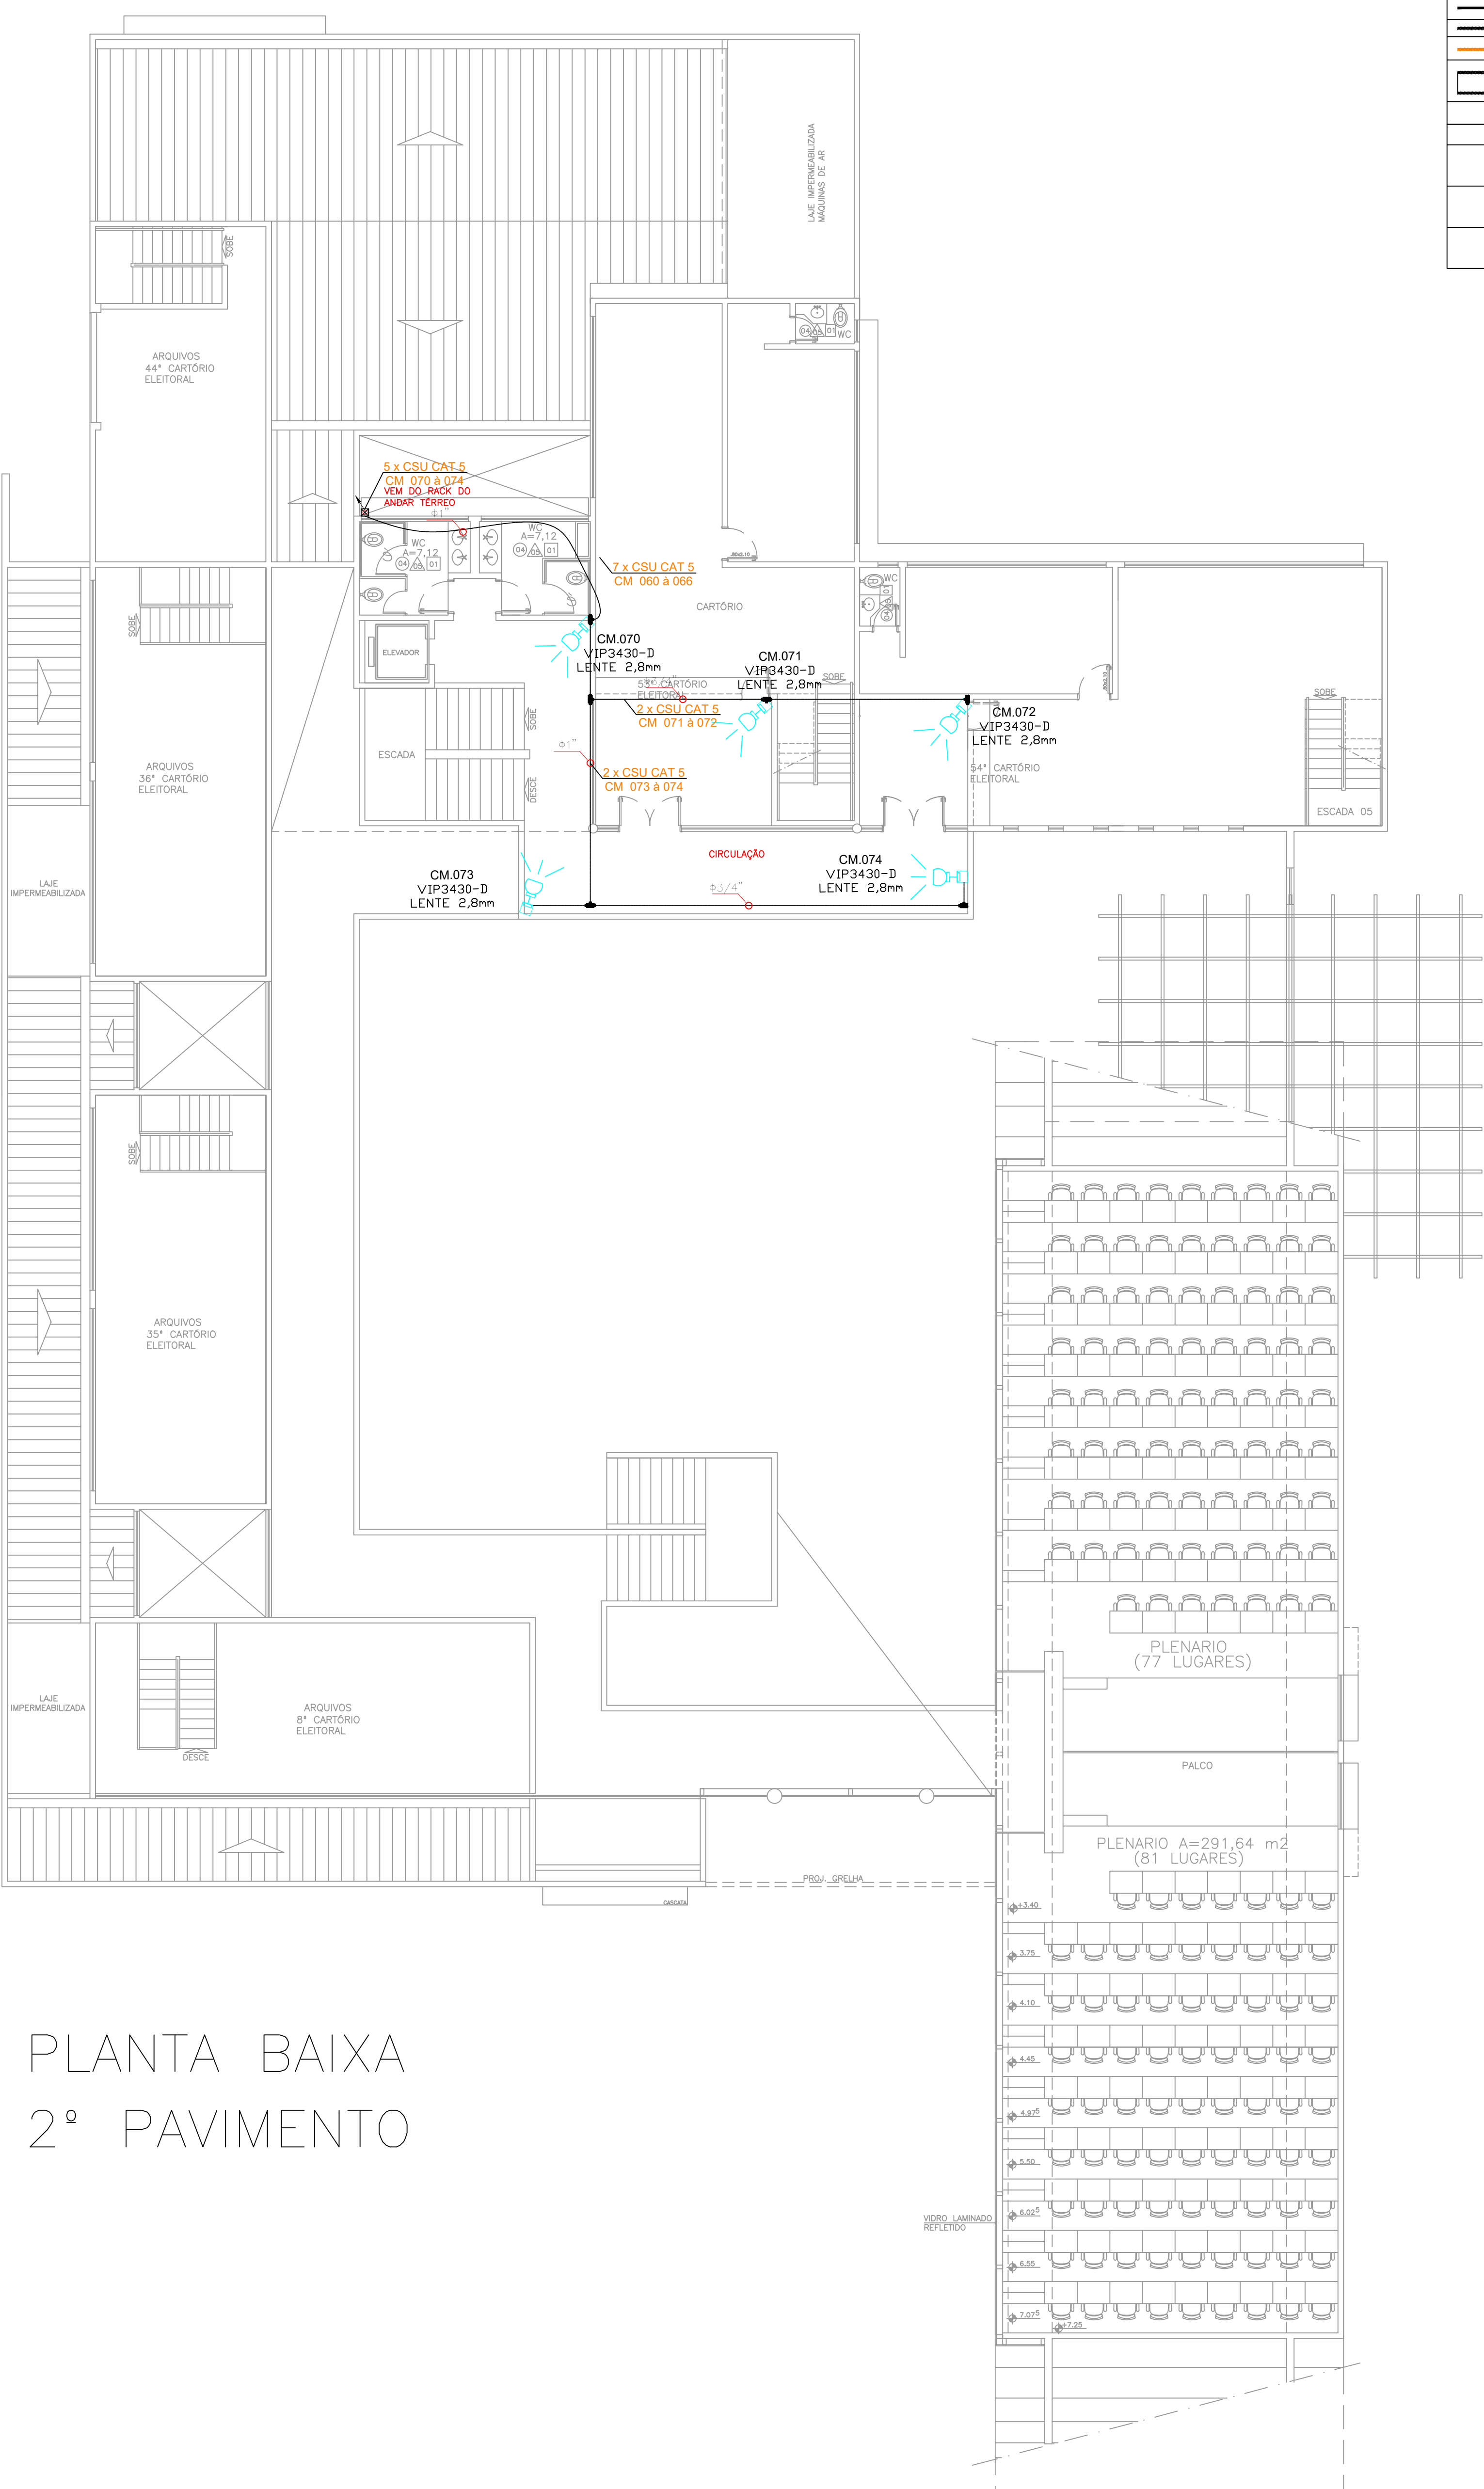

LEGENDA	
	RACK FECHADO DE 4U'S COM MÓDULO INTERNO DE 1U' (RACK DESTINADO PARA OS SWITCHES DOS SETORES)
	ELETRODUTO DE FERRO ZINCADO APARENTE
	ELETRODUTO DE FERRO ZINCADO EMBUTIDO EM FORRO DE GESSO
	ELETRODUTO DE PVC EMBUTIDO EM PISO OU PAREDE
	ELETROCALHA PERFORADA EMBUTIDA EM FORRO DE GESSO
	ELETRODUTO VERTICAL PARA SUBIDA DE CABOS
	ELETRODUTO VERTICAL PARA DESCIDA DE CABOS
	CÂMERAS DE MONITORAMENTO MODELO BULLET FULL HD VIP3250-B LENTE 2.8mm
	CÂMERAS DE MONITORAMENTO MODELO BULLET FULL HD VIP3430-B LENTE 3.6mm
	CÂMERAS DE MONITORAMENTO MODELO COME FULL HD VIP430-D LENTE 2.8mm

NOTAS:

PARA LIGAÇÃO DAS CÂMERAS UTILIZAR PATCH CORD UTP CAT 5;

POSICIONAR CÂMERAS DE MODO A COBRIR A MAIOR ÁREA POSSÍVEL DO LOCAL;

UTILIZAR UM CONDULETE PARA CADA CÂMERA COM TOMADA RJ45;

UTILIZAR TUBULAÇÃO ZINCADA 3/4" PARA LANÇAMENTO DOS CIRCUITOS DE CFTV QUANDO NÃO HOUVER IDENTIFICAÇÃO NO PROJETO;

UTILIZAR CABO CAT 5 COM ALIMENTAÇÃO PoE VIA SWITCH.

Nº DO CÓDIGO DE VALIDAÇÃO.

REVISÃO: 00 DATA 07-05-2019

TÍTULO: CIRCUITO DE MONITORAMENTO FECHADO

ATIV./USO: ATENDIMENTO PÚBLICO

LOCAL: RUA DELEGADO JOSÉ ALFREDO HARDMAN N. 180 - JD. VERANEIO

ESCALA: 1:100 DATA: MAIO/2019

CONTEÚDO:

PLANTA BAIXA 1º E 2º PAV. - CFTV

PRANCHA
02/04

AUTOR DO PROJETO

ENG. VINÍCIUS BOSSOLIAN ARCE
CREA-18983/D

PROPRIETARIO

APROVAÇÃO

ENG. RODRIGO LEONARDO DA ROS
CNPJ: 03.863.923/0001-02

TRIBUNAL REGIONAL ELEITORAL

DC

AV. RACHID NEDER 1049 - CAMPO GRANDE-MS
Tel: (67) 3025-1599